



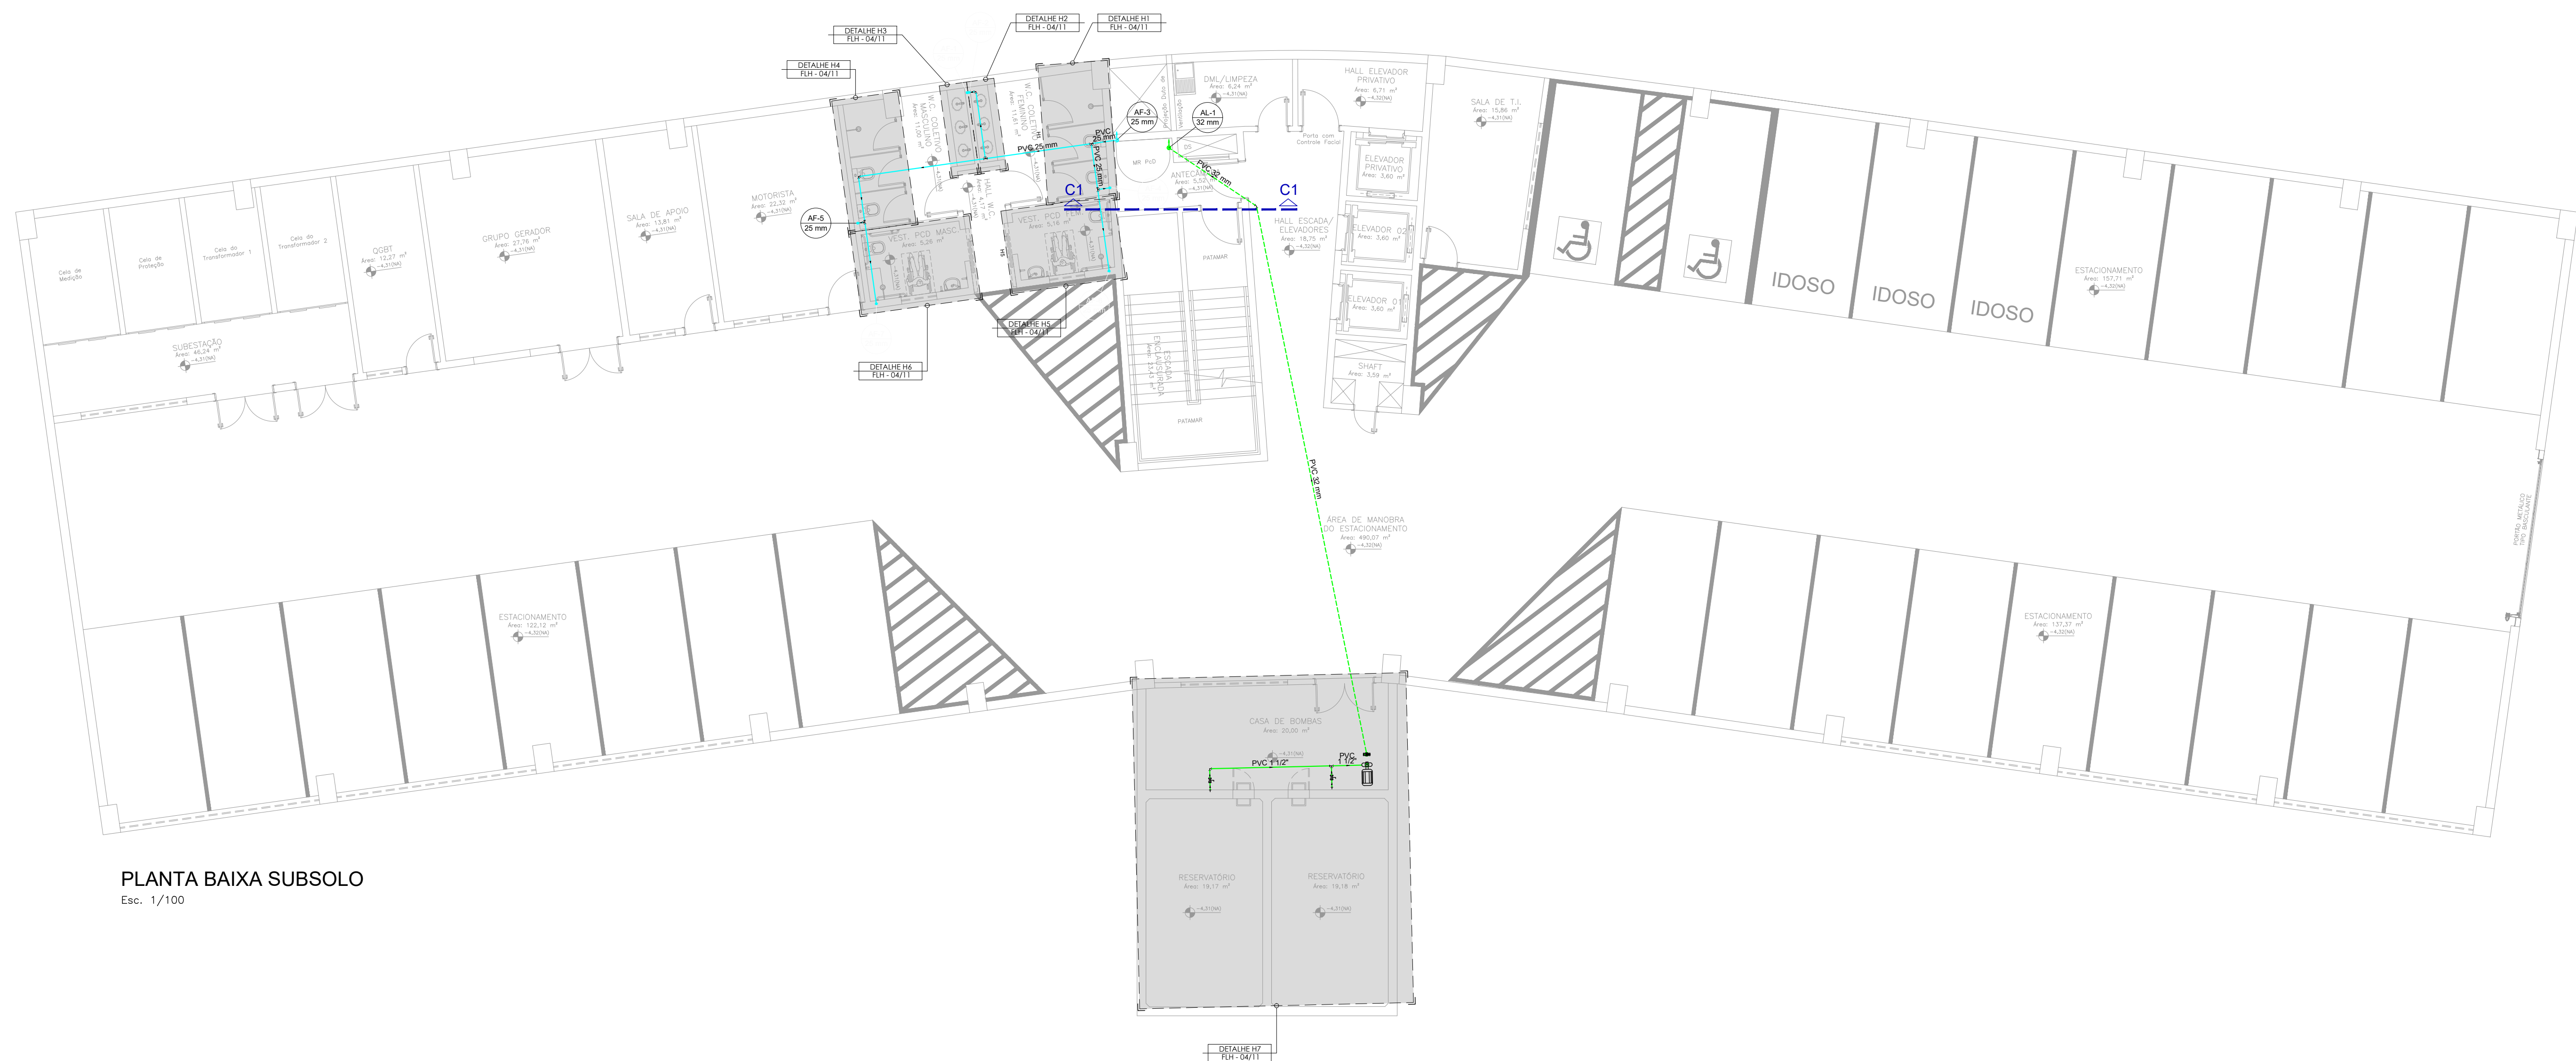

PLANTA BAIXA SUBSOLO

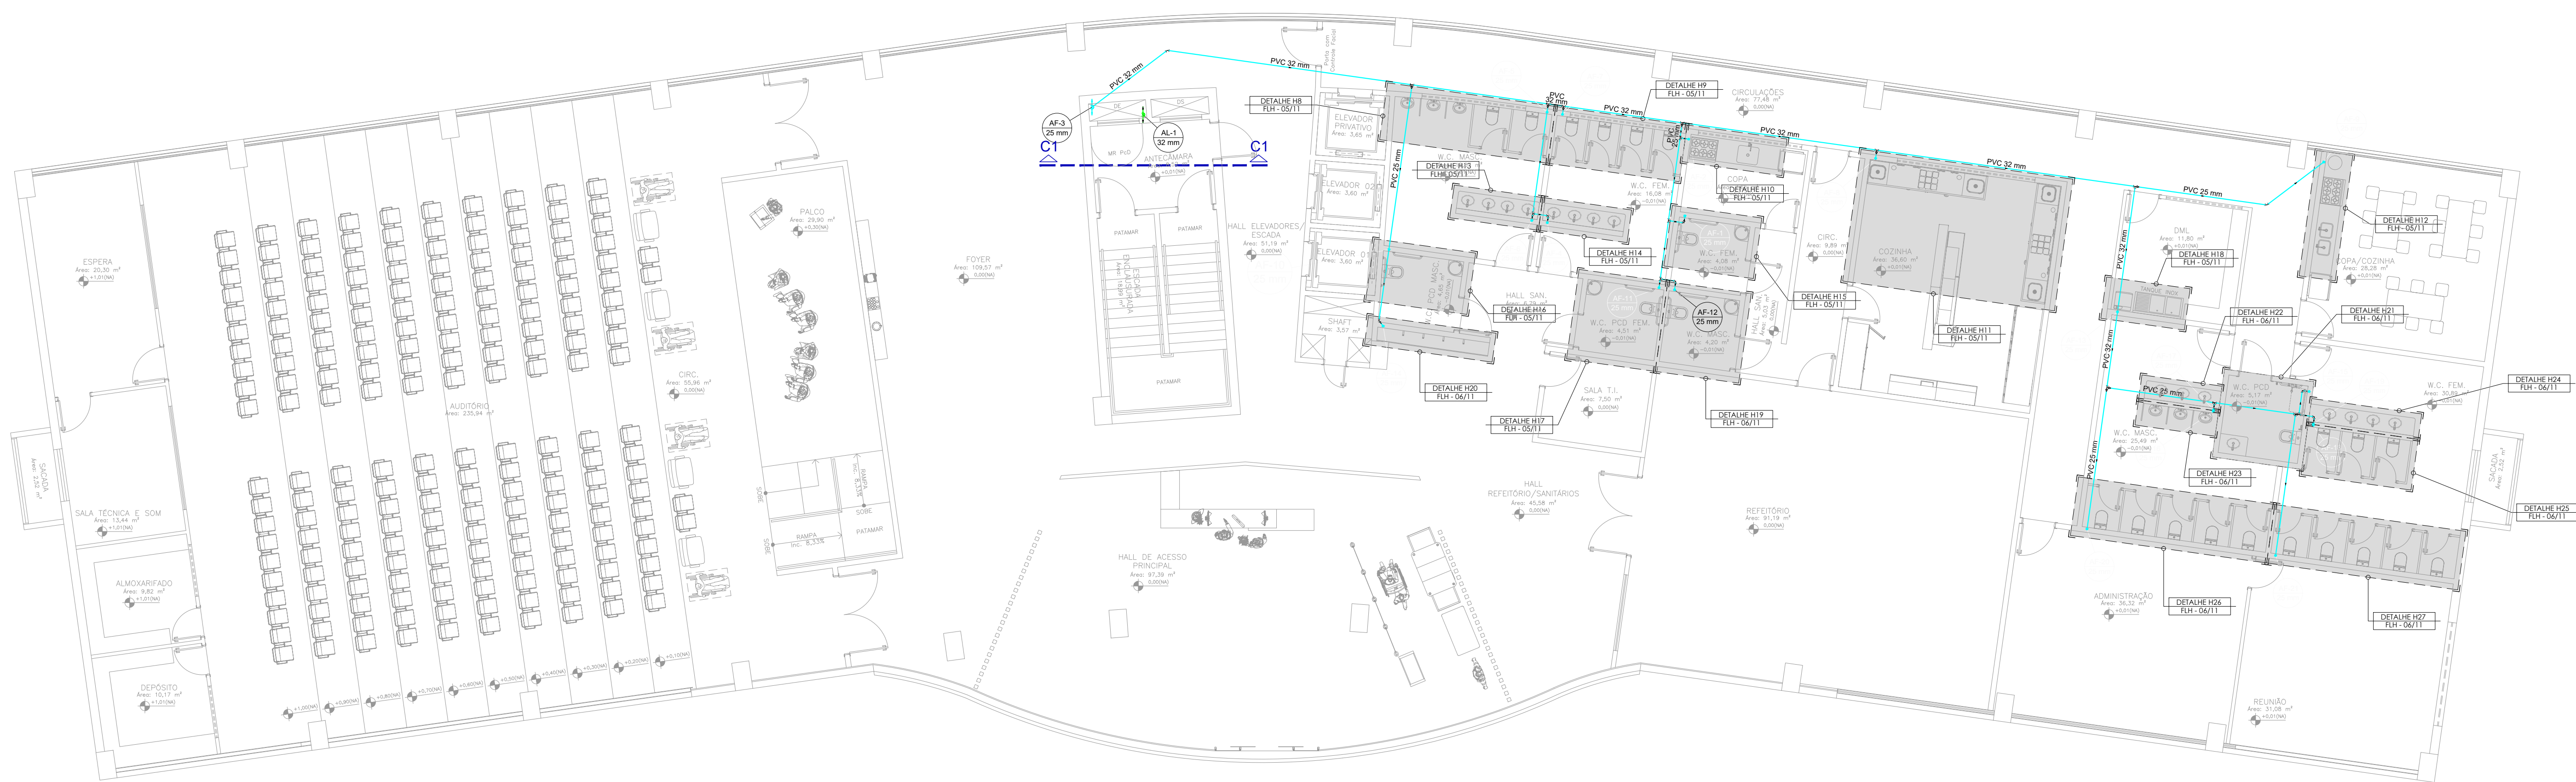


PLANTA BAIXA TÉRREO
Esc. 1/100


LEGENDA

-  Tabulação de rede de alimentação (pelo lado e por onde)
 Tabulação de rede de alimentação (pelo lado)
 Tabulação de rede de água (pelo lado e por onde)
 Tabulação de rede de água (pelo lado)
-  16 PVC isolado
 Abaixo PVC isolado
 16 de redução PVC isolado
 16 em redução below PVC isolado
 Coluna PVC isolado que sobe
 Coluna PVC isolado que desce
 Registre grelha ABNT PVC isolado
 Ponto de utilização de água frio
 Derivação vertical em 16 PVC isolado
 16 PVC isolado verticalmente para PVC isolado
 Registro de Pressão com PVC isolado
 Registro de grelha com conexão cromada
 Registro de grelha bruto
 Registro de grelha bruto
 Válvula de retenção
 Alimentação predial
 Indicação de rede
 Indicação de coluna
- RG Registro de governo
 LV Lavatório
 TR Tanque de resíduo
 VS Vaso Sanitário
 CH Chuveiro
 RP Registro de Pressão
 DR Duche Higiénico
 RE Residência
 RE Registro de Efluentes


Alimentação	Lista de materiais - Pavimento Sub-baixo	
Asfalto betão	Busto de redução condutivos	
	1 m ² x 1"	1
	Bomba hidráulica - Hidraquip	1
Água	Recalque 100 BT 18 3CV 81155	1
	Registo de nível V5 compacto resinado PVC	2
	Valvula de tempo vertical	1
PVC 1/2" resinado	Adaptador com fargas e anel de vedação	1
	1/2"	1
	Conexão 1/2" rosca	1
	Tubo	1
	1"	1
	1/2"	1
PVC 1/2" soldado	Adaptador para conexão chibolma-seco e registro	1
	25 mm x 1"	2
	Conexão de solda	2
	25 mm	2
	Conexão 1/2" soldado	1
	25 mm	1
Água (ou Fluido) 1/2"	18.66 m de conexão	18.66
	32 mm	
	32 mm	
PVC 1/2" soldado	Conexão 1/2" soldado	2
	Tubo	2
	25 mm	16.69
	16.69 m soldado	16.69
	25 mm	
Água (ou Fluido 1/2" - 3/4")	25 mm	
	32 mm	
	32 mm	
Materiais	Plano de Registro	1
	25 mm x 1"	1
	25 mm de aço inoxidável	1
PVC 1/2" resinado	Registo de pressão e câmara concha	1
	24"	1
	24"	1
PVC Acrometria	Adaptador flexível com conexão com canoço	1
	1/2" - 3/4"	1
	1/2" - 3/4"	1
	1/2" - 3/4"	1
	1/2" - 3/4"	1
PVC 1/2" resinado	Adaptador para conexão chibolma-seco e registro	1
	25 mm x 1"	1
	Conexão 1/2" soldado	1
PVC 1/2" resinado	Adaptador para conexão chibolma-seco e registro	1
	25 mm x 1"	1
	Conexão 1/2" soldado	1
PVC 1/2" resinado	Registo de pressão e câmara concha	1
	24"	1
	24"	1
PVC 1/2" resinado	Adaptador para conexão chibolma-seco e registro	1
	25 mm x 1"	1
	Conexão 1/2" soldado	1
PVC 1/2" resinado	Adaptador para conexão chibolma-seco e registro	1
	25 mm x 1"	1
	Conexão 1/2" soldado	1
PVC 1/2" resinado	Registo de pressão e câmara concha	1
	24"	1
	24"	1
PVC 1/2" resinado	Adaptador para conexão chibolma-seco e registro	1
	25 mm x 1"	1
	Conexão 1/2" soldado	1
PVC 1/2" resinado	Adaptador para conexão chibolma-seco e registro	1
	25 mm x 1"	1
	Conexão 1/2" soldado	1
PVC 1/2" resinado	Registo de pressão e câmara concha	1
	24"	1
	24"	1
PVC 1/2" resinado	Adaptador para conexão chibolma-seco e registro	1
	25 mm x 1"	1
	Conexão 1/2" soldado	1
PVC 1/2" resinado	Adaptador para conexão chibolma-seco e registro	1
	25 mm x 1"	1
	Conexão 1/2" soldado	1
PVC 1/2" resinado	Registo de pressão e câmara concha	1
	24"	1
	24"	1
PVC 1/2" resinado	Adaptador para conexão chibolma-seco e registro	1
	25 mm x 1"	1
	Conexão 1/2" soldado	1
PVC 1/2" resinado	Adaptador para conexão chibolma-seco e registro	1
	25 mm x 1"	1
	Conexão 1/2" soldado	1
PVC 1/2" resinado	Registo de pressão e câmara concha	1
	24"	1
	24"	1
PVC 1/2" resinado	Adaptador para conexão chibolma-seco e registro	1
	25 mm x 1"	1
	Conexão 1/2" soldado	1
PVC 1/2" resinado	Adaptador para conexão chibolma-seco e registro	1
	25 mm x 1"	1
	Conexão 1/2" soldado	1
PVC 1/2" resinado	Registo de pressão e câmara concha	1
	24"	1
	24"	1
PVC 1/2" resinado	Adaptador para conexão chibolma-seco e registro	1
	25 mm x 1"	1
	Conexão 1/2" soldado	1
PVC 1/2" resinado	Adaptador para conexão chibolma-seco e registro	1
	25 mm x 1"	1
	Conexão 1/2" soldado	1
PVC 1/2" resinado	Registo de pressão e câmara concha	1
	24"	1
	24"	1
PVC 1/2" resinado	Adaptador para conexão chibolma-seco e registro	1
	25 mm x 1"	1
	Conexão 1/2" soldado	1
PVC 1/2" resinado	Adaptador para conexão chibolma-seco e registro	1
	25 mm x 1"	1
	Conexão 1/2" soldado	

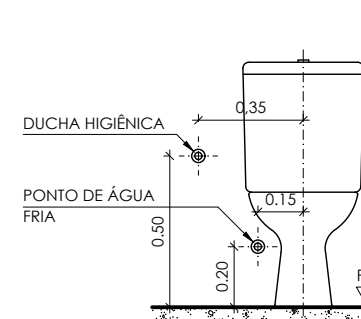


VISTA FRONTAL
ESCALA 1:25
BACIA SANITÁRIA

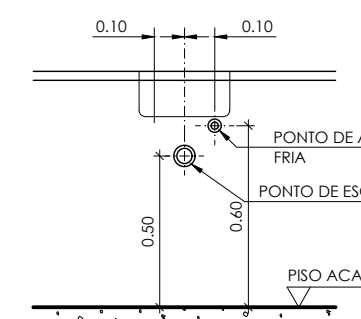


VISTA FRONTAL
ESCALA 1:25
PIA

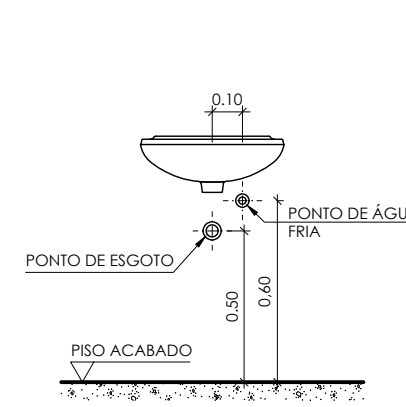


VISTA FRONTAL
ESCALA 1:25
LAVATÓRIO

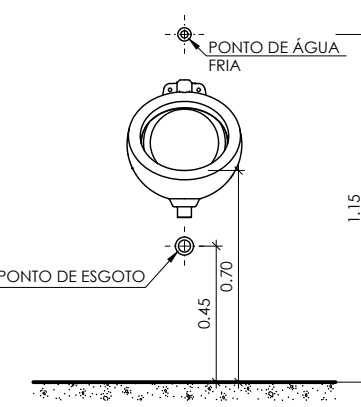

VISTA FRONTAL
ESCALA 1:25
MICTÓRIO

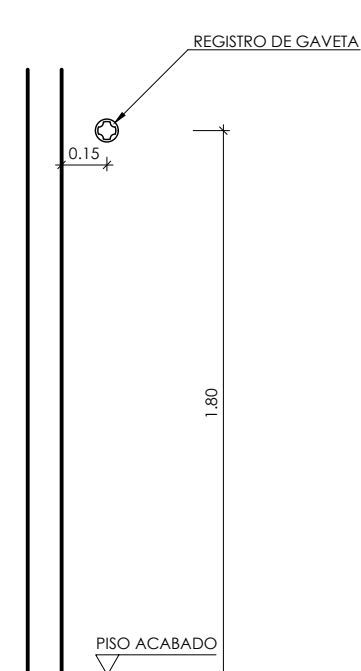

REGISTRO DE GAVETA
ESCALA 1:25
LAVATÓRIO

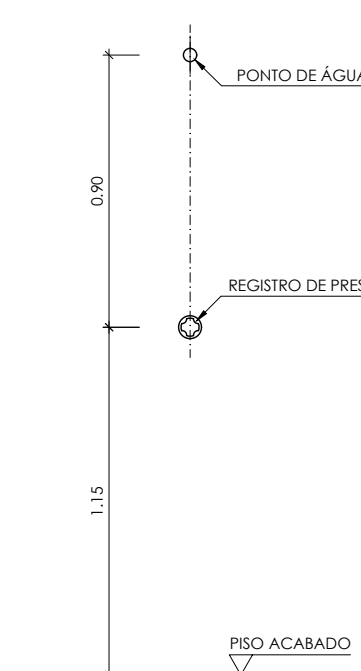

VISTA FRONT.
ESCALA 1:25

[illegible]

REVISOES:			
Nº	Data	Descrição	Assin



**TRIBUNAL DE JUSTIÇA
DO ESTADO DO ACRE**



Nome: Valor Engenharia e Construções LTDA
End.: Rua Vilnius, 162 - Morada do sol - Rio Branco-Ac
Tel.: (68) 3223-3360

00


Ricordo Canada
www.ricordocanada.ca

PROJETO DE		FASE DO PROJETO	
INSTALAÇÕES HIDRÁULICAS		EXECUTIVO	
OBJETO		END.	
PROJETO PARA IMPLANTAÇÃO DO 3º PRÉDIO DA CIDADE DA JUSTIÇA		Av. Paulo Lemos de Moura Leite Pietro Rosero, Rio Branco - AC	
LOCAL DA FONTE		NÚMERO DA PLANILHA:	
		HID	
		01/11	
Tabela (R\$)		CONTEÚDO	
Subtotal:	3.317,20 TO		
Fornecimento:	1.579,50 -		
1º Pavimento:	1.300,95 -	PLANTAS BARRAS SUBSISTOS E TERREIRO	
2º e 3º Pav.	1.248,25 -	E C.A.	
Total:	6.893,65 -		
		ESCALA	DATA
		INDICADA	ABR/2024
		REVISÃO	REV 00